




Planta Baixa - Parte 02
escala 1:25

Legenda	
	Bebedouro
	Caixa Sifonada
	Caixas Inspeção Esgoto Sifonada
	Chuveiro Residencial
	Curva 45° curta Amanco
	Curva 90 curta- coluna
	Joelho 45
	Joelho 90
	Junção simples
	Lavatório Residencial com sifão
	Lavatório de Uso Geral
	Vaso Sanitário c/ J90°

Lista de Materiais	
Caixas de Passagem	
Caixa de inspeção de esgoto sifonada CES- 60x60 cm	2 pç
PVC Acessórios	
Caixa sifonada 150x150x50	
Ralo sifonado alt. reg. saída 40	6 pç
100 mm - 40 mm	6 pç
Sifão de copo p/ pia e lavatório 1" - 1.1/2"	8 pç
Válvula p/ lavatório e tanque 1"	8 pç
PVC Esgoto	
Curva 45 curta 100 mm	1 pç
Curva 90 curta 40 mm	16 pç
Joelho 45 40 mm	7 pç
Joelho 90 100 mm	7 pç
Joelho 90 c/anel p/ esgoto secundário 40 mm - 1.1/2"	10 pç
Junção simples 100 mm - 50 mm	6 pç
100 mm - 100 mm	4 pç
50 mm - 40 mm	6 pç
Tubo PVC ponta-bolsa c/ virola 50 mm - 2"	12.0 m
Tubo rígido c/ ponta e bolsa soldável 40 mm	5.50 m
Tubo rígido c/ ponta lisa 100 mm - 4"	36.0 m
40 mm	42.0 m
50 mm - 2"	6.00 m
PVC Esgoto	
Curva 90 curta 50 mm	2 pç
Tubo PVC ponta-bolsa c/ virola 50 mm - 2"	0.80 m

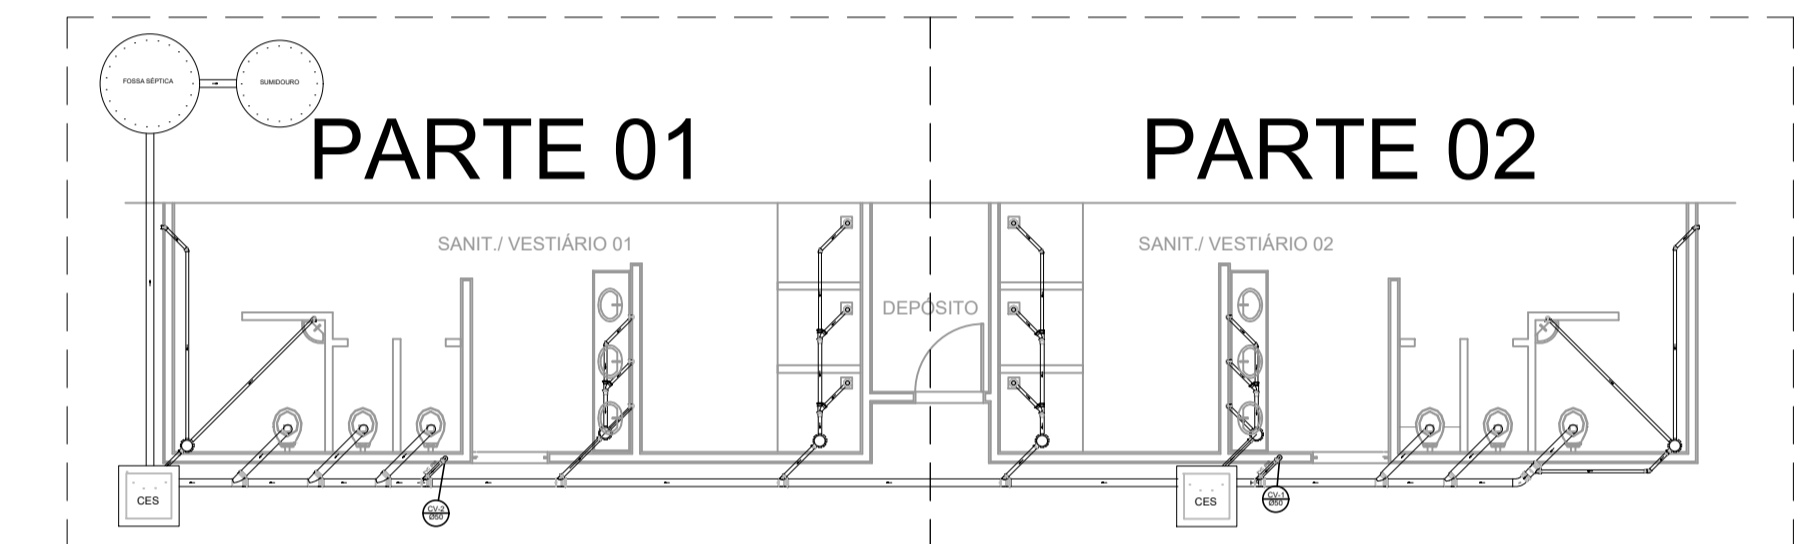

LOCALIZAÇÃO
escala 1:100

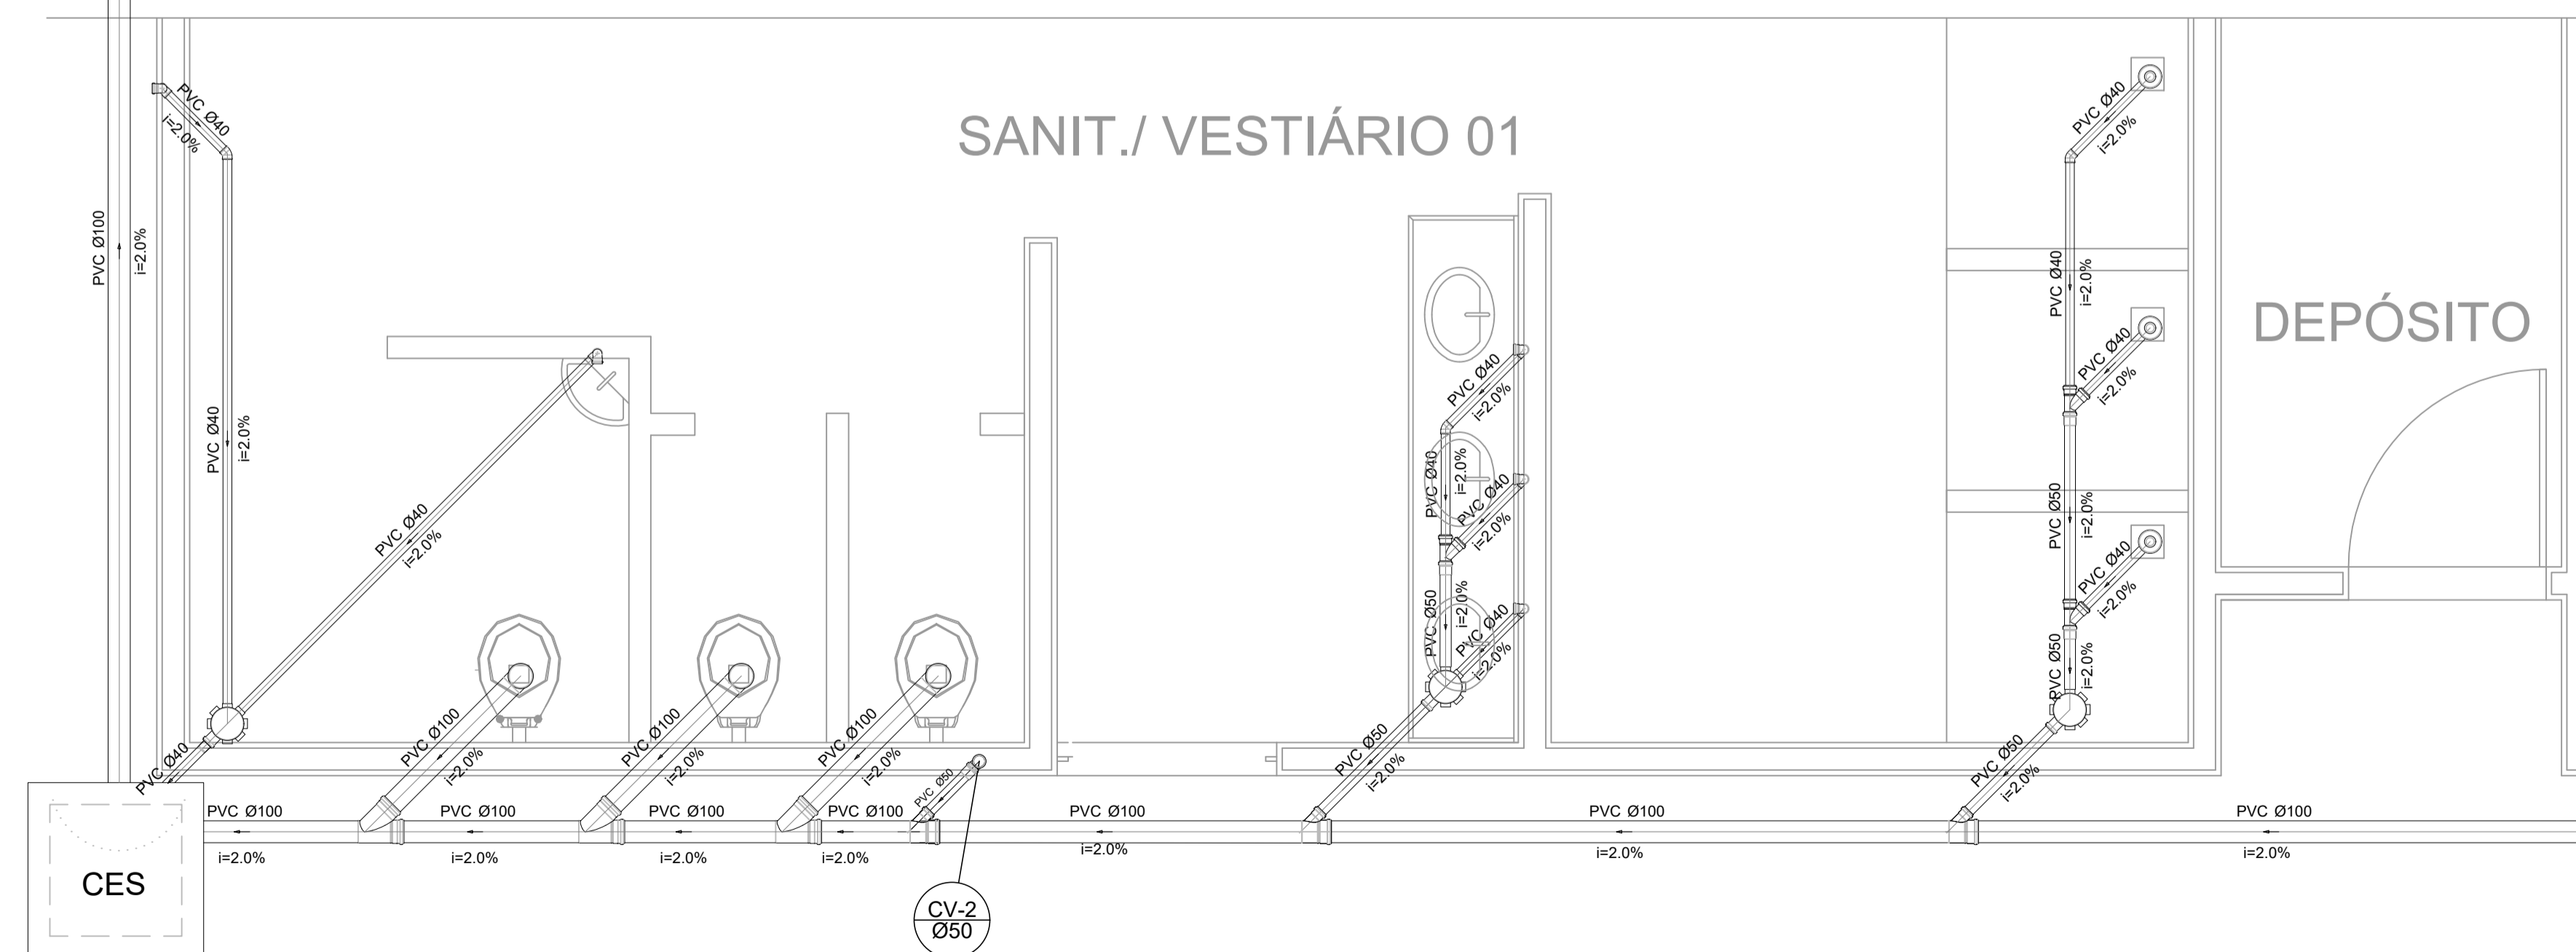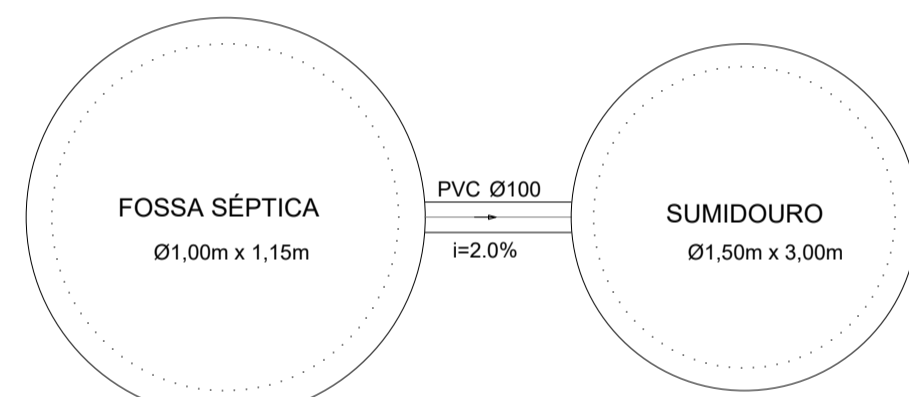

Planta Baixa - Parte 01
escala 1:25

NOGUEIRA LIMA			
PROJETO: PROJETO SANITÁRIO		TÍTULO: CONCLUSÃO DA QUADRA ESCOLAR COBERTA COM VESTIÁRIO	
CLIENTE: PREFEITURA MUNICIPAL DE ALTO PARNAÍBA-MA		ÁREA DO TERRENO (m²): 627.45 M²	CONTEÚDO: PLANTA BAIXA
ENDEREÇO: ALTO PARNAÍBA - MA		ESCALA DE PLOTAGEM: 1000:100	ESCALA DE DESENHO: 1:100
DESENHO: MATHEUS	FASE: EXECUTIVO	REVISÃO: 00	DATA: 08/09/2019
RESPONSÁVEL TÉCNICO: Darwin E. A. Nogueira Lima ENGENHEIRO CIVIL - CREA 138732/20-1	ASSINATURA/CARIMBO:	DATA: 08/09/2019	PRANCHA: 01/01